


PLANTA BAIXA PAV. TÉRREO
ESCALA: 1/75

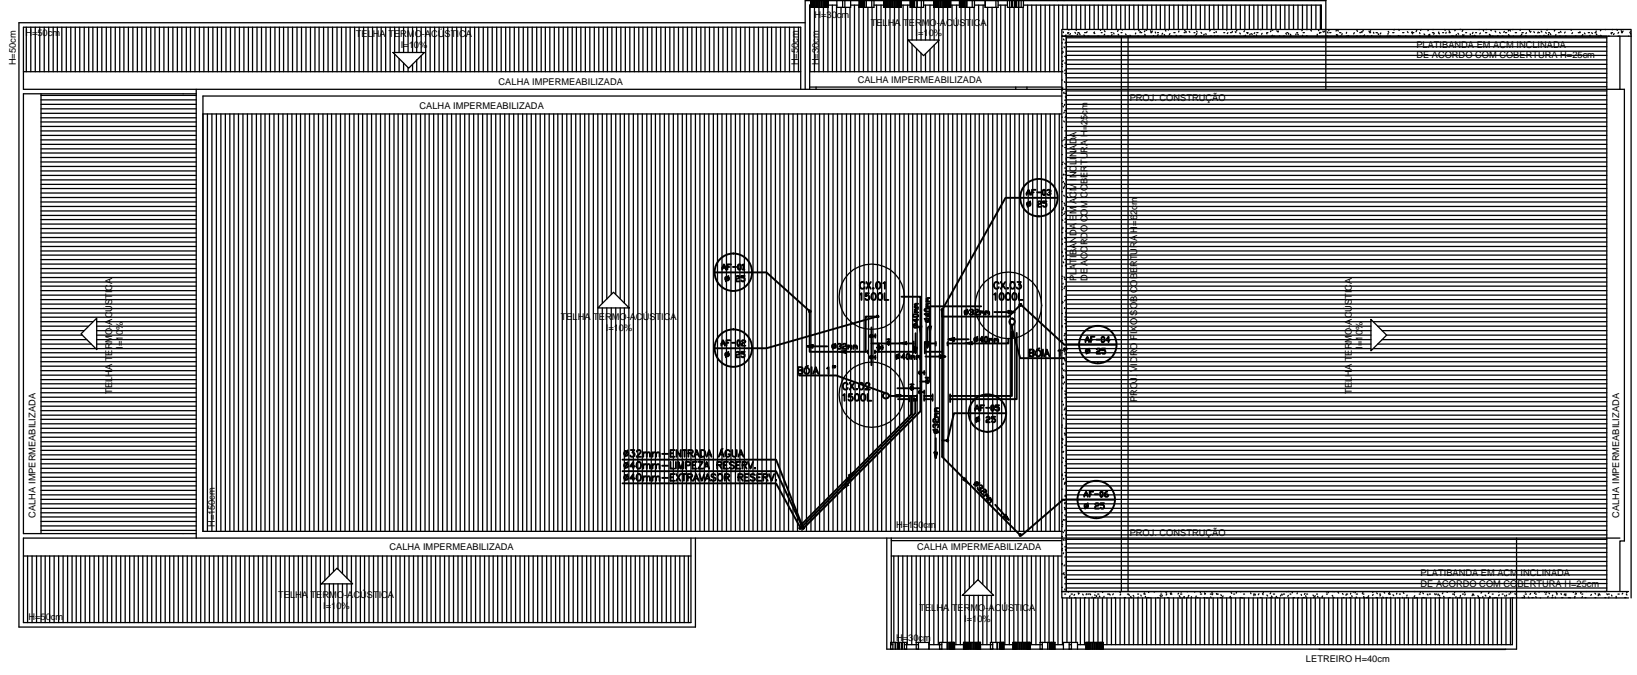

PLANTA BAIXA COBERTURA
ESCALA: 1/75

- Legenda:
- TUBULAÇÃO DE ÁGUAS PLUVIAIS EM PVC BRANCO
 - TUBULAÇÃO DE ESGOTO EM PVC BRANCO
 - TUBULAÇÃO DE GORDURA EM PVC BRANCO
 - TUBULAÇÃO DE ÁGUA SERVIDA EM PVC BRANCO
 - TUBULAÇÃO DE VENTILAÇÃO EM PVC BRANCO
 - TUBULAÇÃO DE ÁGUA FRIA, SOB LAJE DE PISO OU EMBUTIDA NA PAREDE
 - TUBULAÇÃO DE ÁGUA FRIA, SOBRE LAJE DE TETO
 - TUBULAÇÃO DE PVC HARRON PARA DRENAR AR CONDICIONADO

Contratante:	SECRETARIA DE MOBILIDADE E INFRAESTRUTURA – SEMOBI
Contratado:	ALBERTO FREDERICO SALLUME COSTA CREA: ES-0244830/D VISTO ES: / ARTº: 06321008092
Responsável Técnico - Contrato:	CREA: VISTO ES: / ARTº:



GOVERNO DO ESTADO DO ESPÍRITO SANTO
Secretaria de Mobilidade e Infraestrutura

Empreendimento:	REFORMA E AMPLIAÇÃO DO TERMINAL DE PASSAGEIROS DO AEROPORTO DE LINHARES	CONTRATO:	
Título:	PROJETO BÁSICO HIDROSSANITÁRIO PAVIMENTO TÉRREO PLANTA TELHADO – ÁGUA (HIDRÁULICO)		
Código:	SEMOBI-AFSC-PB-TPSLINHARES-5-HD-PRANCHA-F01-R01	Planilha:	
Escala:	1:75	Data:	JUN/21
		Revisão:	01
			01/05

00	EMISSÃO INICIAL	Descrição:		Elaboração:	JUN/21	Verificação:		Aprovação:		Contato:		Outros:		Documentação de Referência:		Outros:	
----	-----------------	------------	--	-------------	--------	--------------	--	------------	--	----------	--	---------	--	-----------------------------	--	---------	--